

Условные обозначения

- 1 - Газопровод отвод ГРС-4 - ГРС-1А
- 2 - Газопровод отвод к ГРС-4
- ▲ - ГРС-4
- - Газопровод

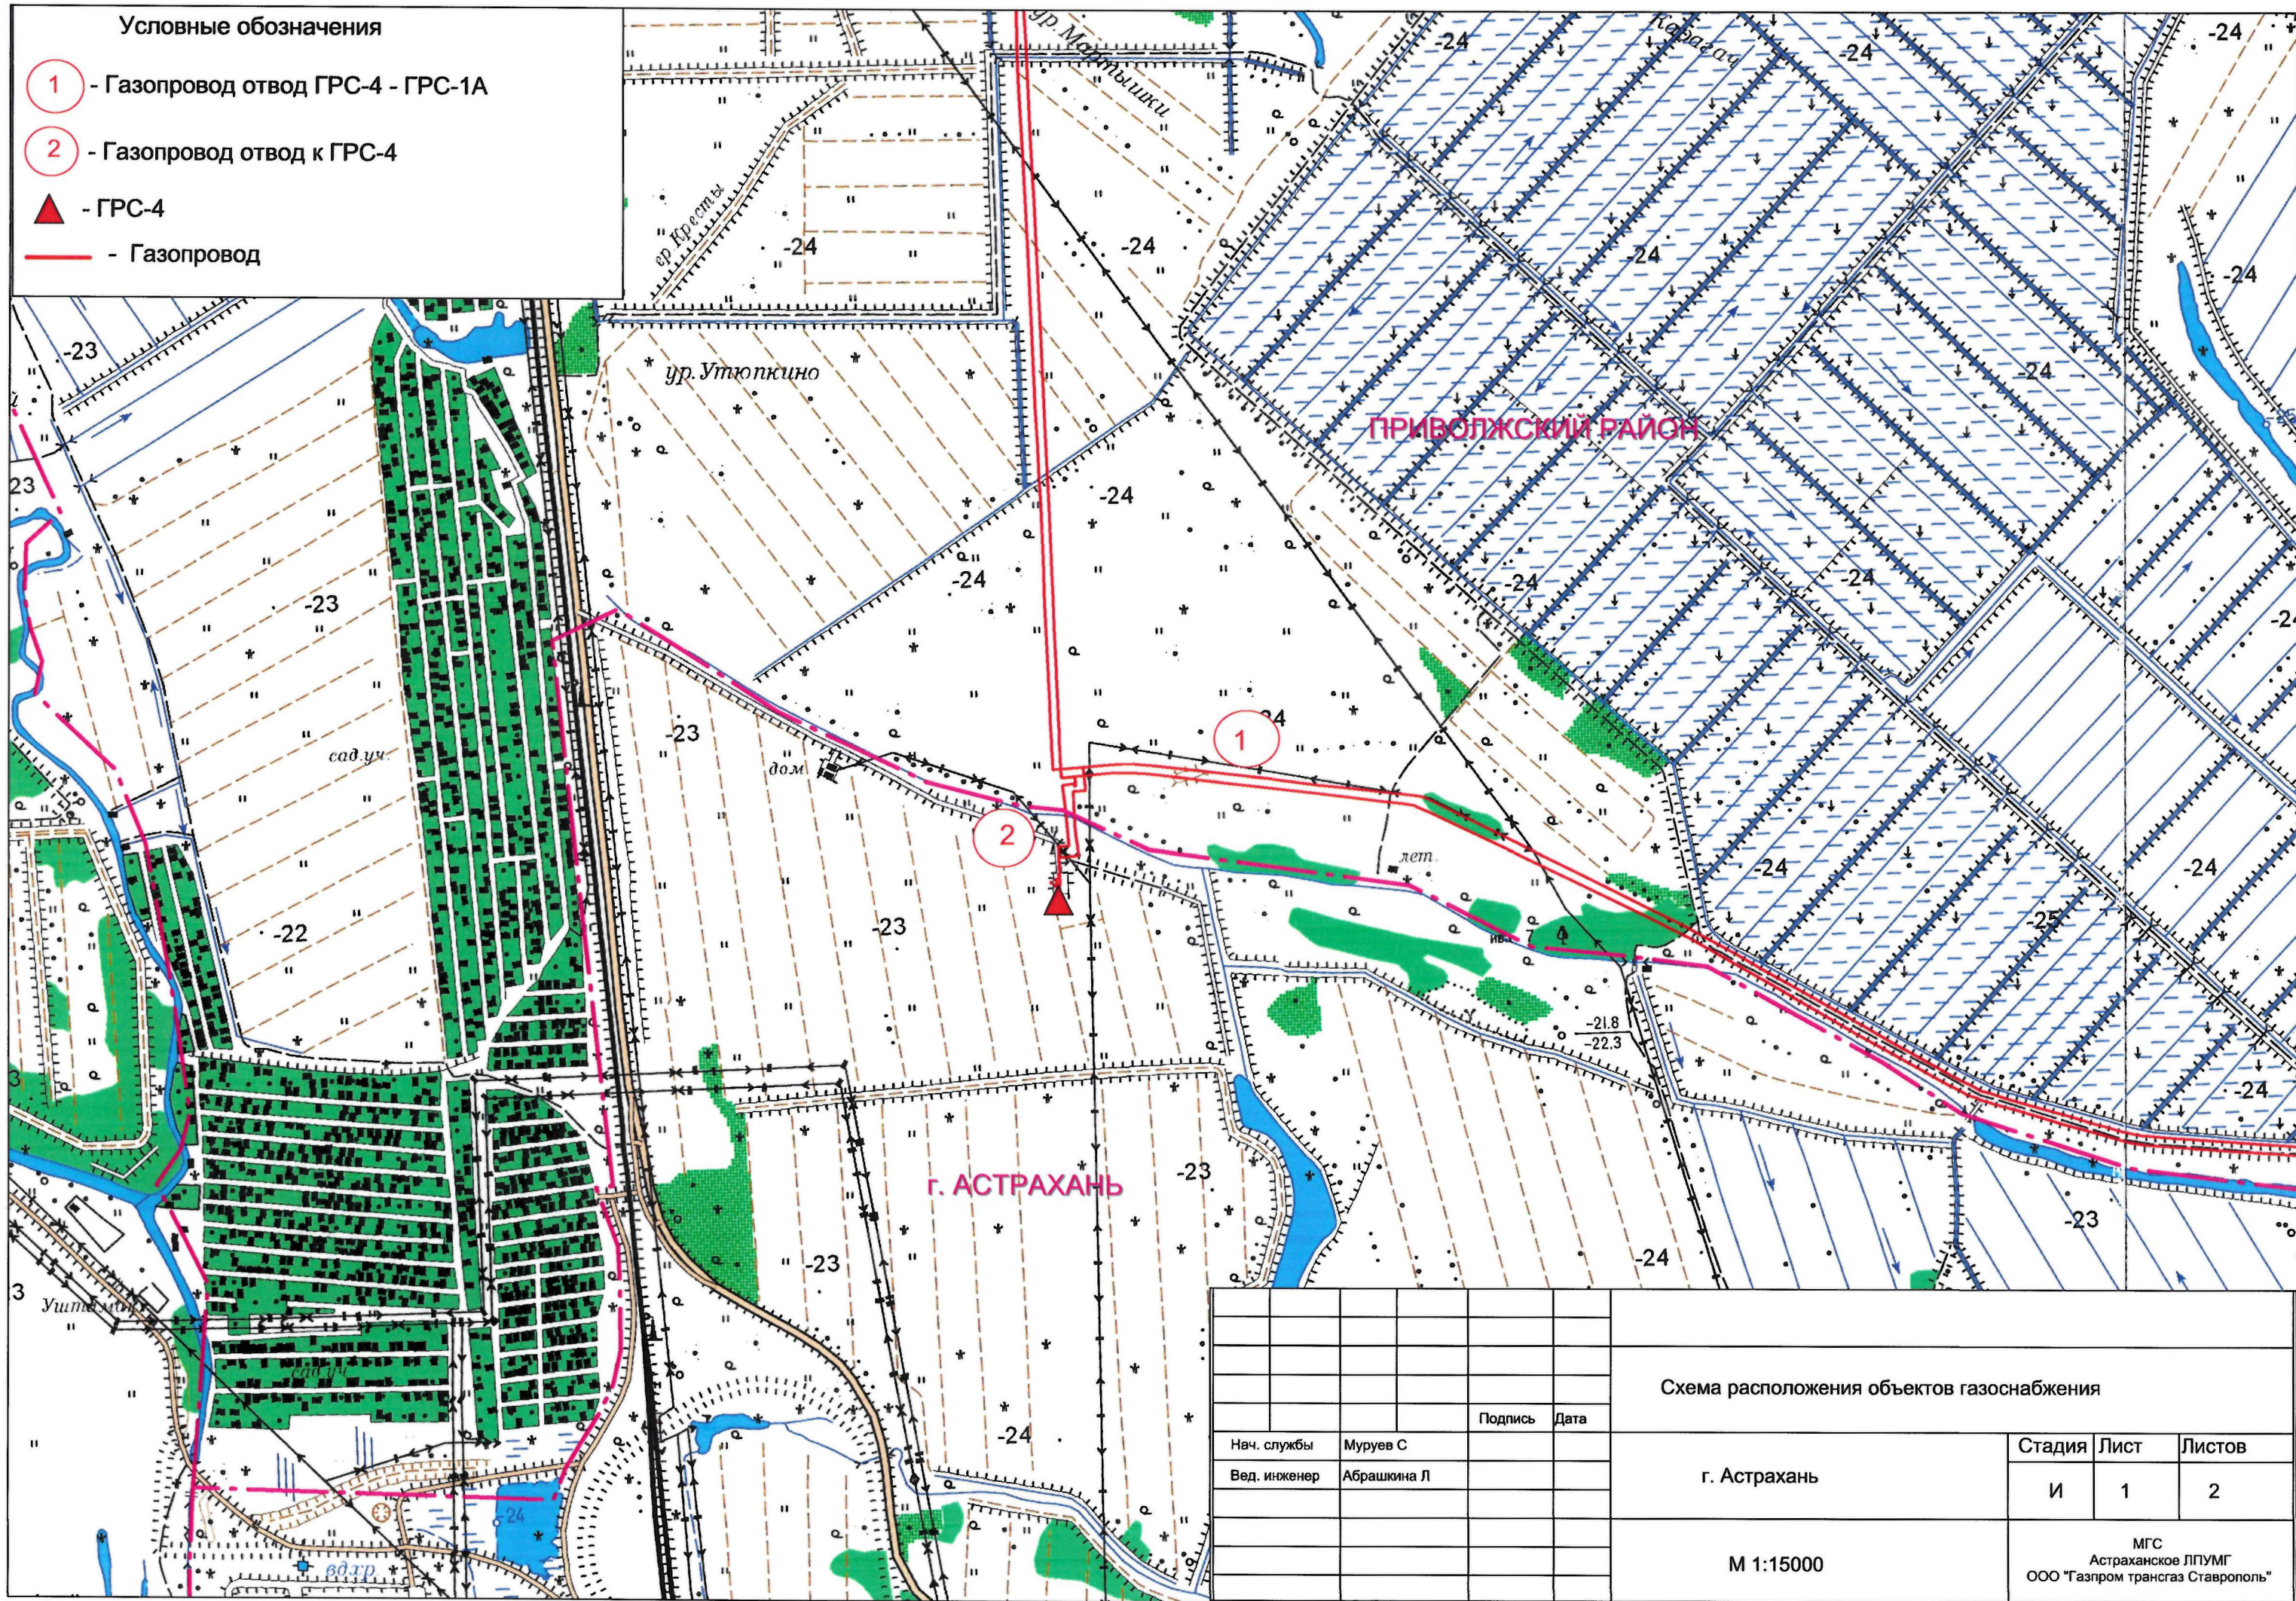


Схема расположения объектов газоснабжения			
		Подпись	Дата
Нач. службы	Муруев С		
Вед. инженер	Абрашкина Л		
г. Астрахань			
		Стадия	Лист
		И	1
			Листов
			2
М 1:15000			
МГС Астраханское ЛПУМГ ООО "Газпром трансгаз Ставрополь"			